


PLANTA BAIXA TÉRREO  
ESCALA: 1/75

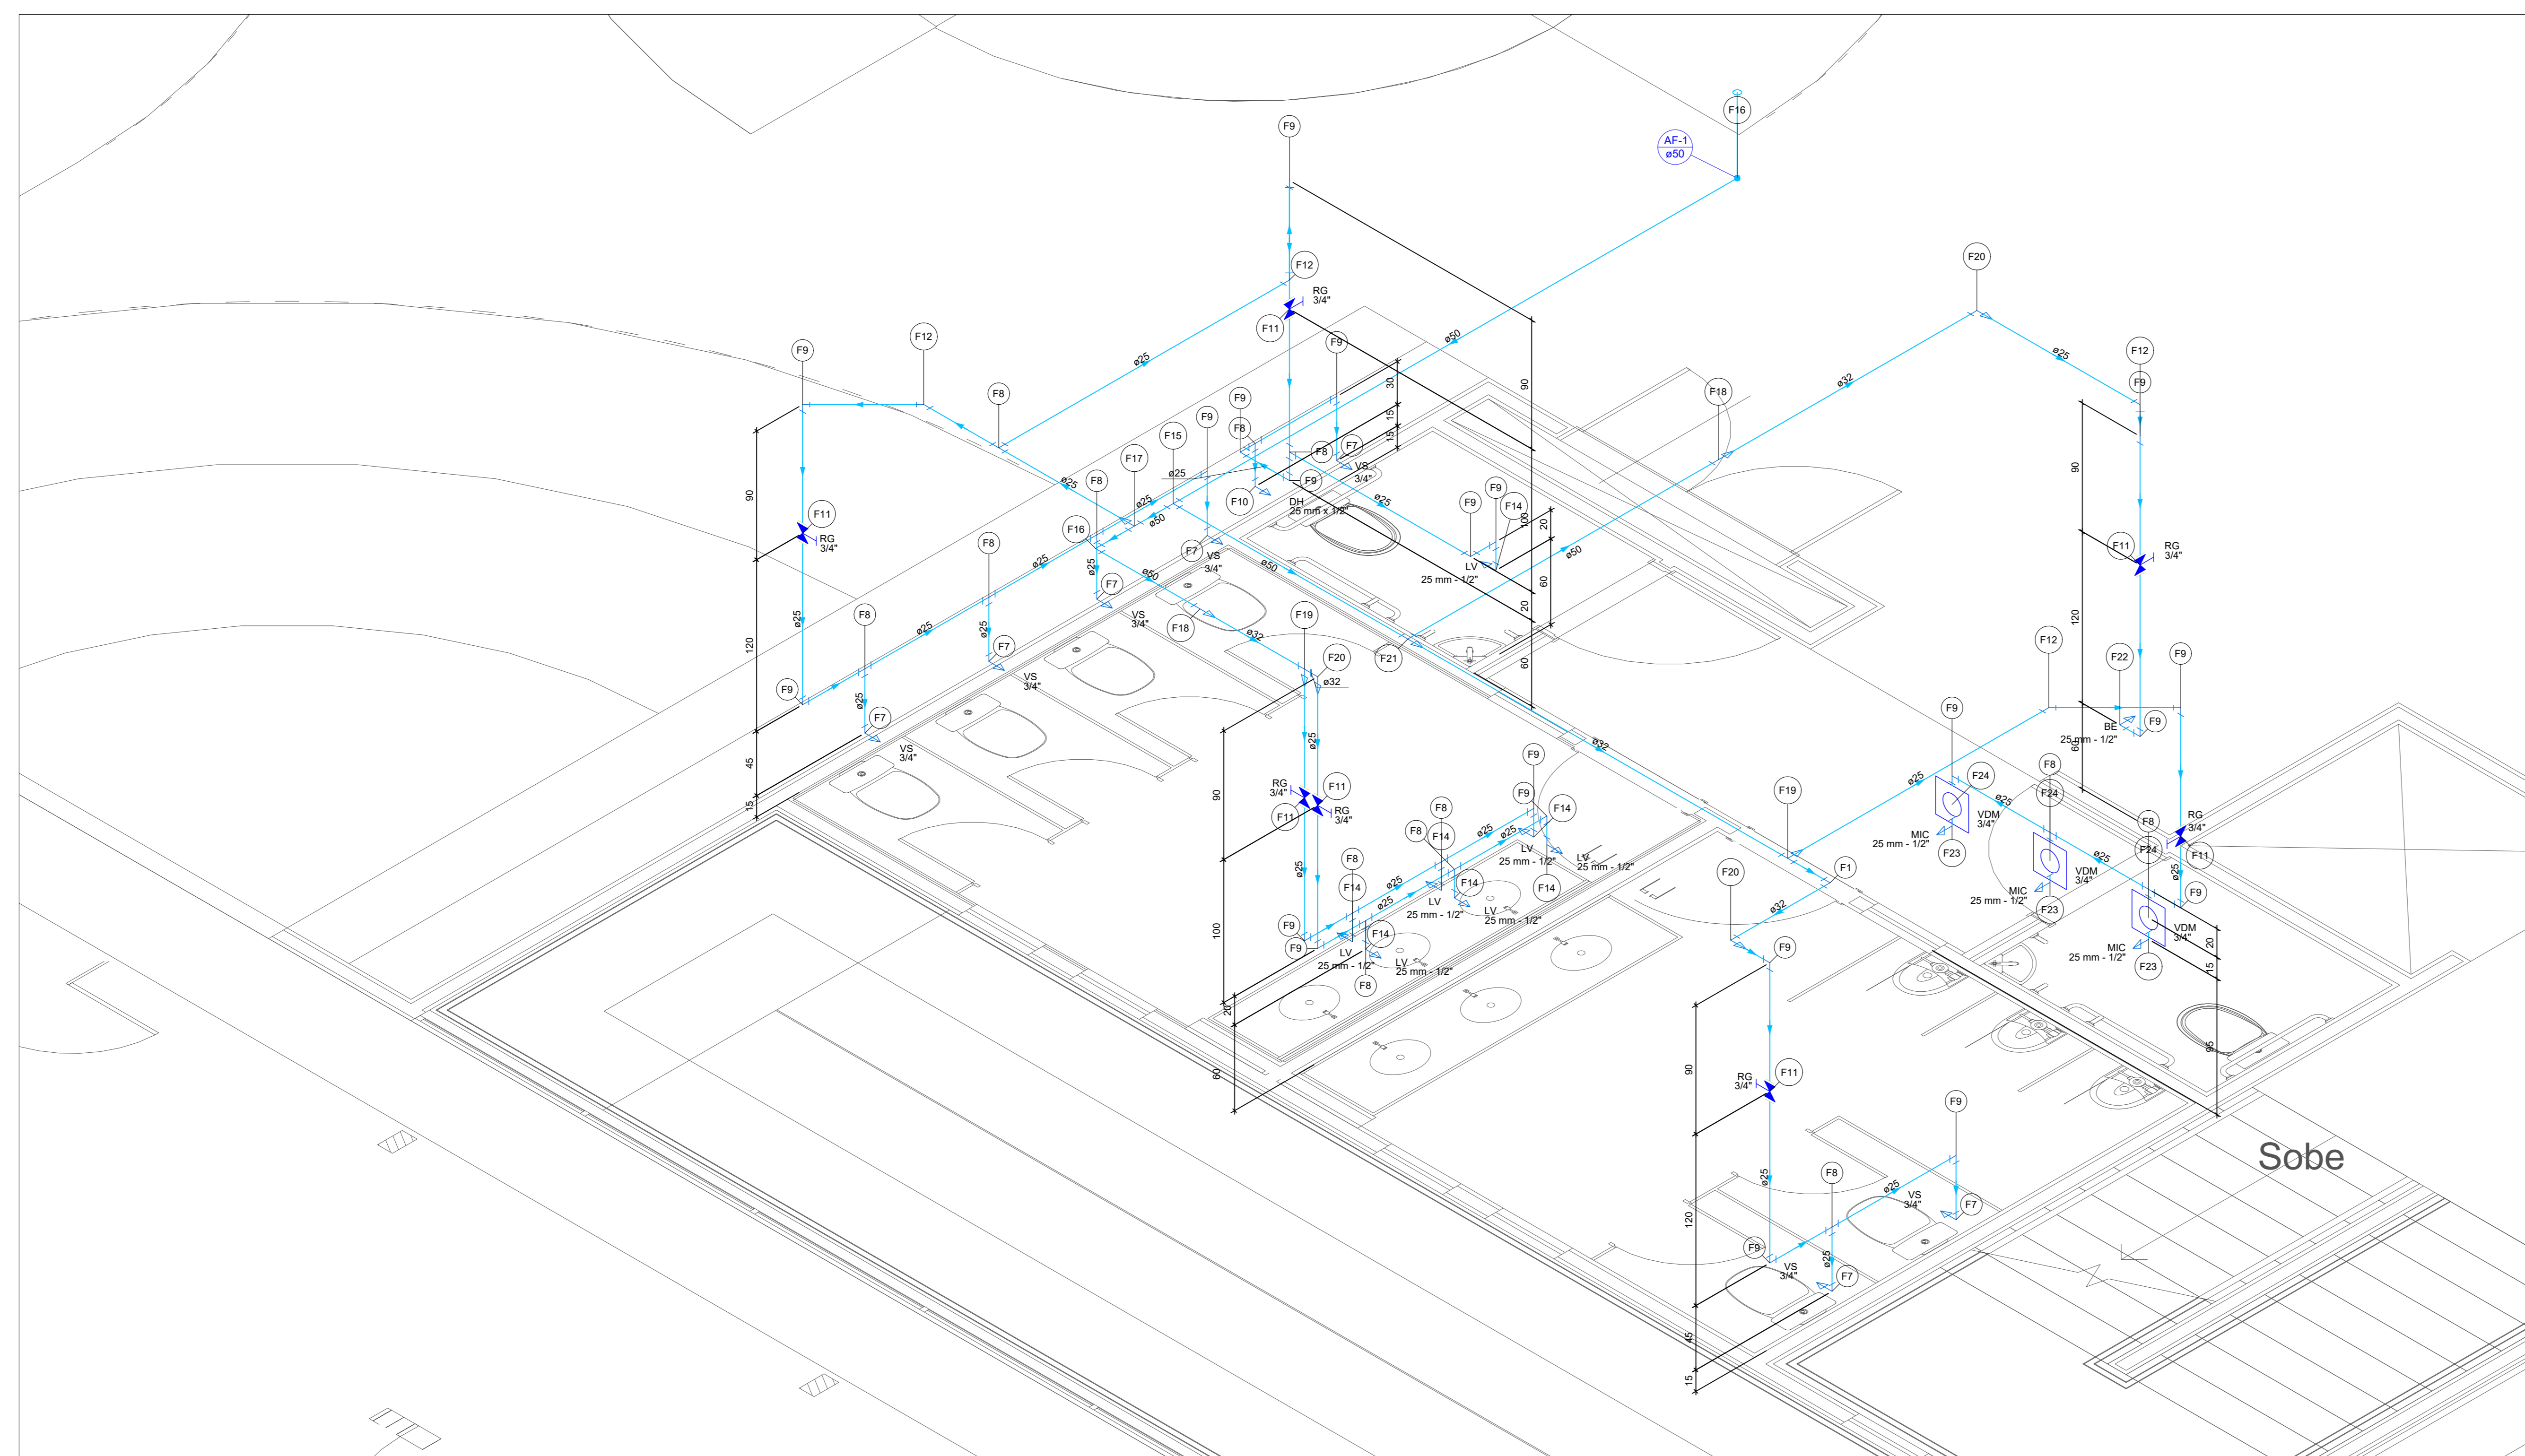

ISOMÉTRICO  
ESCALA: 1/25

Legenda de peças - Terreo	
A1	PVC rígido soldável
	Joelho 90° soldável 32 mm 195
	Alça carbono
	Bucha de redução cônica 1 1/2" - 1"
A2	Bomba hidráulica - Recalque
	SC21
	Recalque - BC-92 SIT 1A 1CV R135 195
	Metals
	Registro de gaveta bruto ABNT 1" 195
A3	PVC rígido soldável
	Adapt sold curto obusca-roscas p registro 32 mm - 1"
	Metals
	Valvula de retenção vertical 1" 195
A4	PVC rígido soldável
	Adapt sold curto obusca-roscas p registro 32 mm - 1"
	Metals
	União soldável 32 mm 195
A5	PVC rígido soldável
	Joelho 45 soldável 32 mm 195
A6	PVC rígido soldável
	Joelho 45 soldável 32 mm 195
	Metals
	Valvula de sucção 1" 195
A13	PVC rígido soldável
	Adapt sold curto obusca-roscas p registro 32 mm - 1"
	Metals
	União soldável 32 mm 195
F1	PVC rígido soldável
	Joelho 90° soldável 25 mm - 1/2"
	Metals
	Acoplamento
	Vaso Sanitário c/ ca. acoplada 12" 195
	PVC Acessórios
F7	Engate flexível cobre cromado com canopia 1/2 - 30cm 195
	PVC soldável azul c/ bucha latão
	Joelho de redução 90° soldável com bucha de latão 25 mm - 1/2"
F8	PVC rígido soldável
	Tê 90 soldável 25 mm 195
	PVC rígido soldável
F9	Joelho 90° soldável 25 mm 195
	Acoplamento
	Ducha higiênica 25mm x 1/2" 195
F10	PVC soldável azul c/ bucha latão
	Joelho de redução 90° soldável com bucha de latão 25 mm - 1/2"
	Metals
	Registro de gaveta c/ canopia cromada 3/4" 195
	PVC rígido soldável
	Adapt sold curto obusca-roscas p registro 25 mm - 3/4"
F11	PVC rígido soldável
	Joelho 45 soldável 25 mm 195
	Acoplamento
	Torneira de lavatório 25 mm - 1/2" 195
	PVC Acessórios
F14	Engate flexível plástico 1/2 - 30cm 195
	PVC soldável azul c/ bucha latão
	Joelho de redução 90° soldável com bucha de latão 25 mm - 1/2"
F15	PVC rígido soldável
	Tê 90 soldável 50 mm 195
F16	PVC rígido soldável
	Joelho 90° soldável 50 mm 195
	PVC rígido soldável
	Tê de redução 90 soldável 50 mm - 25 mm 195
F17	PVC rígido soldável
	Bucha de redução sold longa 50 mm - 32 mm 195
	Luxa soldável 50 mm 195
F18	PVC rígido soldável
	Tê de redução 90 soldável 32 mm - 25 mm 195
F19	PVC rígido soldável
	Joelho de redução 90 soldável 32 mm - 25 mm 195
F20	PVC rígido soldável
	Bucha de redução sold longa 50 mm - 32 mm 195
	Tê 90 soldável 50 mm 195
F21	PVC rígido soldável
	Bucha de redução sold longa 50 mm - 32 mm 195
	Luxa soldável 50 mm 195
	Acoplamento
	Bebedouro 25mm x 1/2" 195
	PVC Acessórios
F22	Engate flexível plástico 1/2 - 30cm 195
	PVC soldável azul c/ bucha latão
	Joelho de redução 90° soldável com bucha de latão 25 mm - 1/2"
	Acoplamento
	Módulo de Descarga Descontínua 12" 195
F23	Metals
	Pressostato micrônico cromado 1/2" 195
	PVC soldável azul c/ bucha latão
	Joelho de redução 90° soldável com bucha de latão 25 mm - 1/2"
F24	Metals
	Valvula de descarga p/ micrônio 3/4" 195

Legenda - Terreo	
	Bomba hidráulica
	Registro bruto gaveta ABNT c/PVC soldável
	Registro de gaveta c/canopia cromada c/PVC soldável
	Valvula de retenção vertical c/PVC soldável
	Valvula de descarga p/ micrônio
	Valvula de sucção (popo) c/ PVC soldável

Legenda das indicações - Terreo	
VDM	Valvula de descarga para micrônio - 3/4"
BE	Bebedouro com joelho de 90° - 25 mm - 1/2"
DH	Ducha Higiênica com Joelho de 90° - 25 mm x 1/2"
LV	Lavatório com joelho de 90° - 25 mm - 1/2"
MIC	Micrônio c/fluxo, c/valvula de descarga, com joelho de 90° - 25 mm - 1/2"
RG	Registro bruto gaveta ABNT c/PVC soldável - 1"
RG	Registro de gaveta c/canopia cromada c/PVC soldável - 3/4"
VR	Valvula de retenção vertical c/ PVC soldável - 1"
VS	Vaso sanitário com caixa acoplada - 3/4"
VSP	Valvula de sucção (popo) c/ PVC soldável - 1"

Legenda de condutos - Terreo	
	Água fria
	Alimentação

OBSERVAÇÕES/ANÁLISE

DATA	REV. N°	DISCRIMINAÇÃO DA REVISÃO
04/09/2025	00	EMISSÃO INICIAL

**PROJETO HIDRÁULICO**

**SESI IMPERATRIZ**

AUTOR: **FIEMA COENG** RESPONSÁVEL TÉCNICO

PREFEITURA: CREA

CLIENTE: **SESI IMPERATRIZ** PROPOSTA: **01/05**

PROJETO: **PROJETO HIDROSSANITÁRIO**

LOCAL: **-PROJETO HIDRÁULICO- PLANTA E ISOMÉTRICO TÉRREO GERAL**

ABRANTO: **REVISÃO 00**

TIPO: **PROJETO HIDROSSANITÁRIO**


FORMATO: A4 EIXO: VIDE DESENHO DATA: SET/2025 FASE: 1 | PL | 1 | PB | EX | PE

ÁREA: COENG

RESPONSÁVEL TÉCNICO: JAYRO COSTA DUARTE REGISTRO TEC: CREA - 1115704038

**FIEMA SESI SENAI IEL**

**SESI**


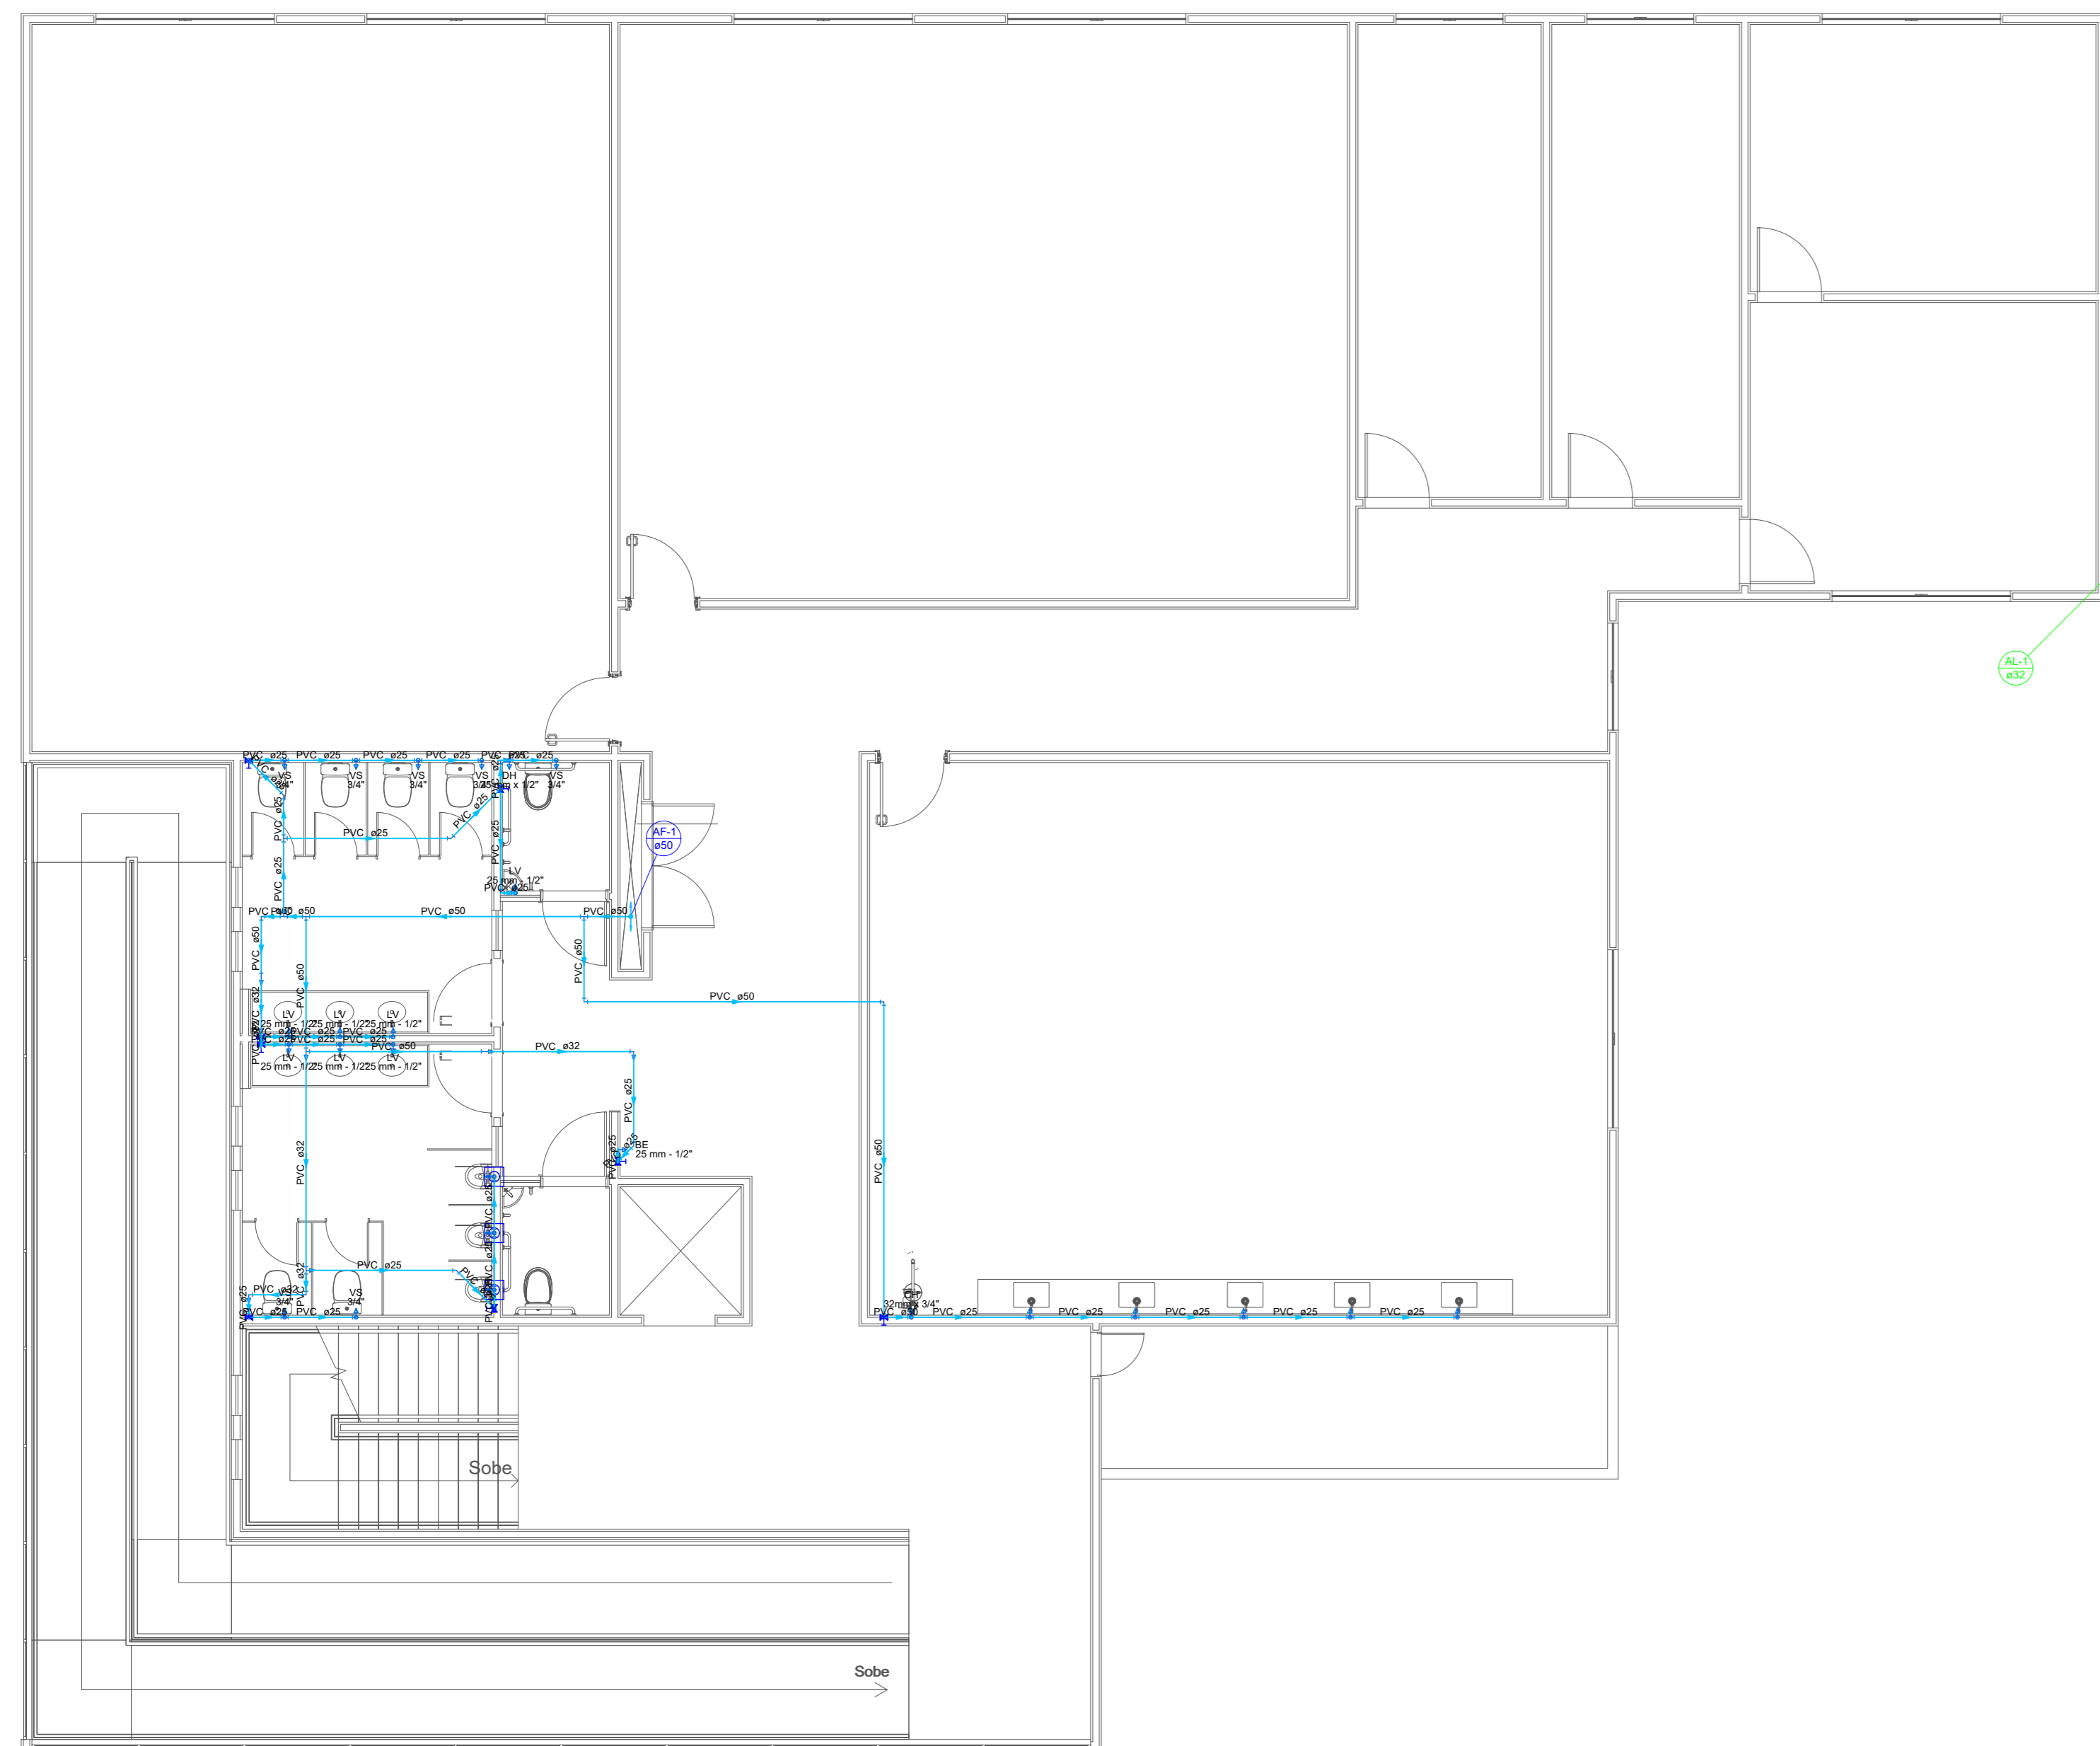


Legenda - Pavimento 1	
	Registro de gaveta c/canopla cromada c/PVC soldável
	Válvula de descarga p/ micrônio

Legenda das indicações - Pavimento 1	
VDM	Válvula de descarga para micrônio - 3/4"
BE	Bebedouro com joelho de 90° - 25 mm - 1/2"
CH	Chuveiro de segurança - 32mm x 3/4"
DH	Ducha Higiénica com Joelho de 90° - 25 mm x 1/2"
LV	Lavatório com joelho de 90° - 25 mm - 1/2"
MIC	Micrônio c/sifão, c/válvula de descarga, com joelho de 90° - 25 mm - 1/2"
RG	Registro de gaveta c/canopla cromada c/PVC soldável - 1,1/2"
RG	Registro de gaveta c/canopla cromada c/PVC soldável - 3/4"
VS	Vaso sanitário com caixa ecopelada - 3/4"

Legenda de condutos - Pavimento 1	
	Água fria
	Alimentação

PLANTA BAIXA PAV 1  
ESCALA: 1/75

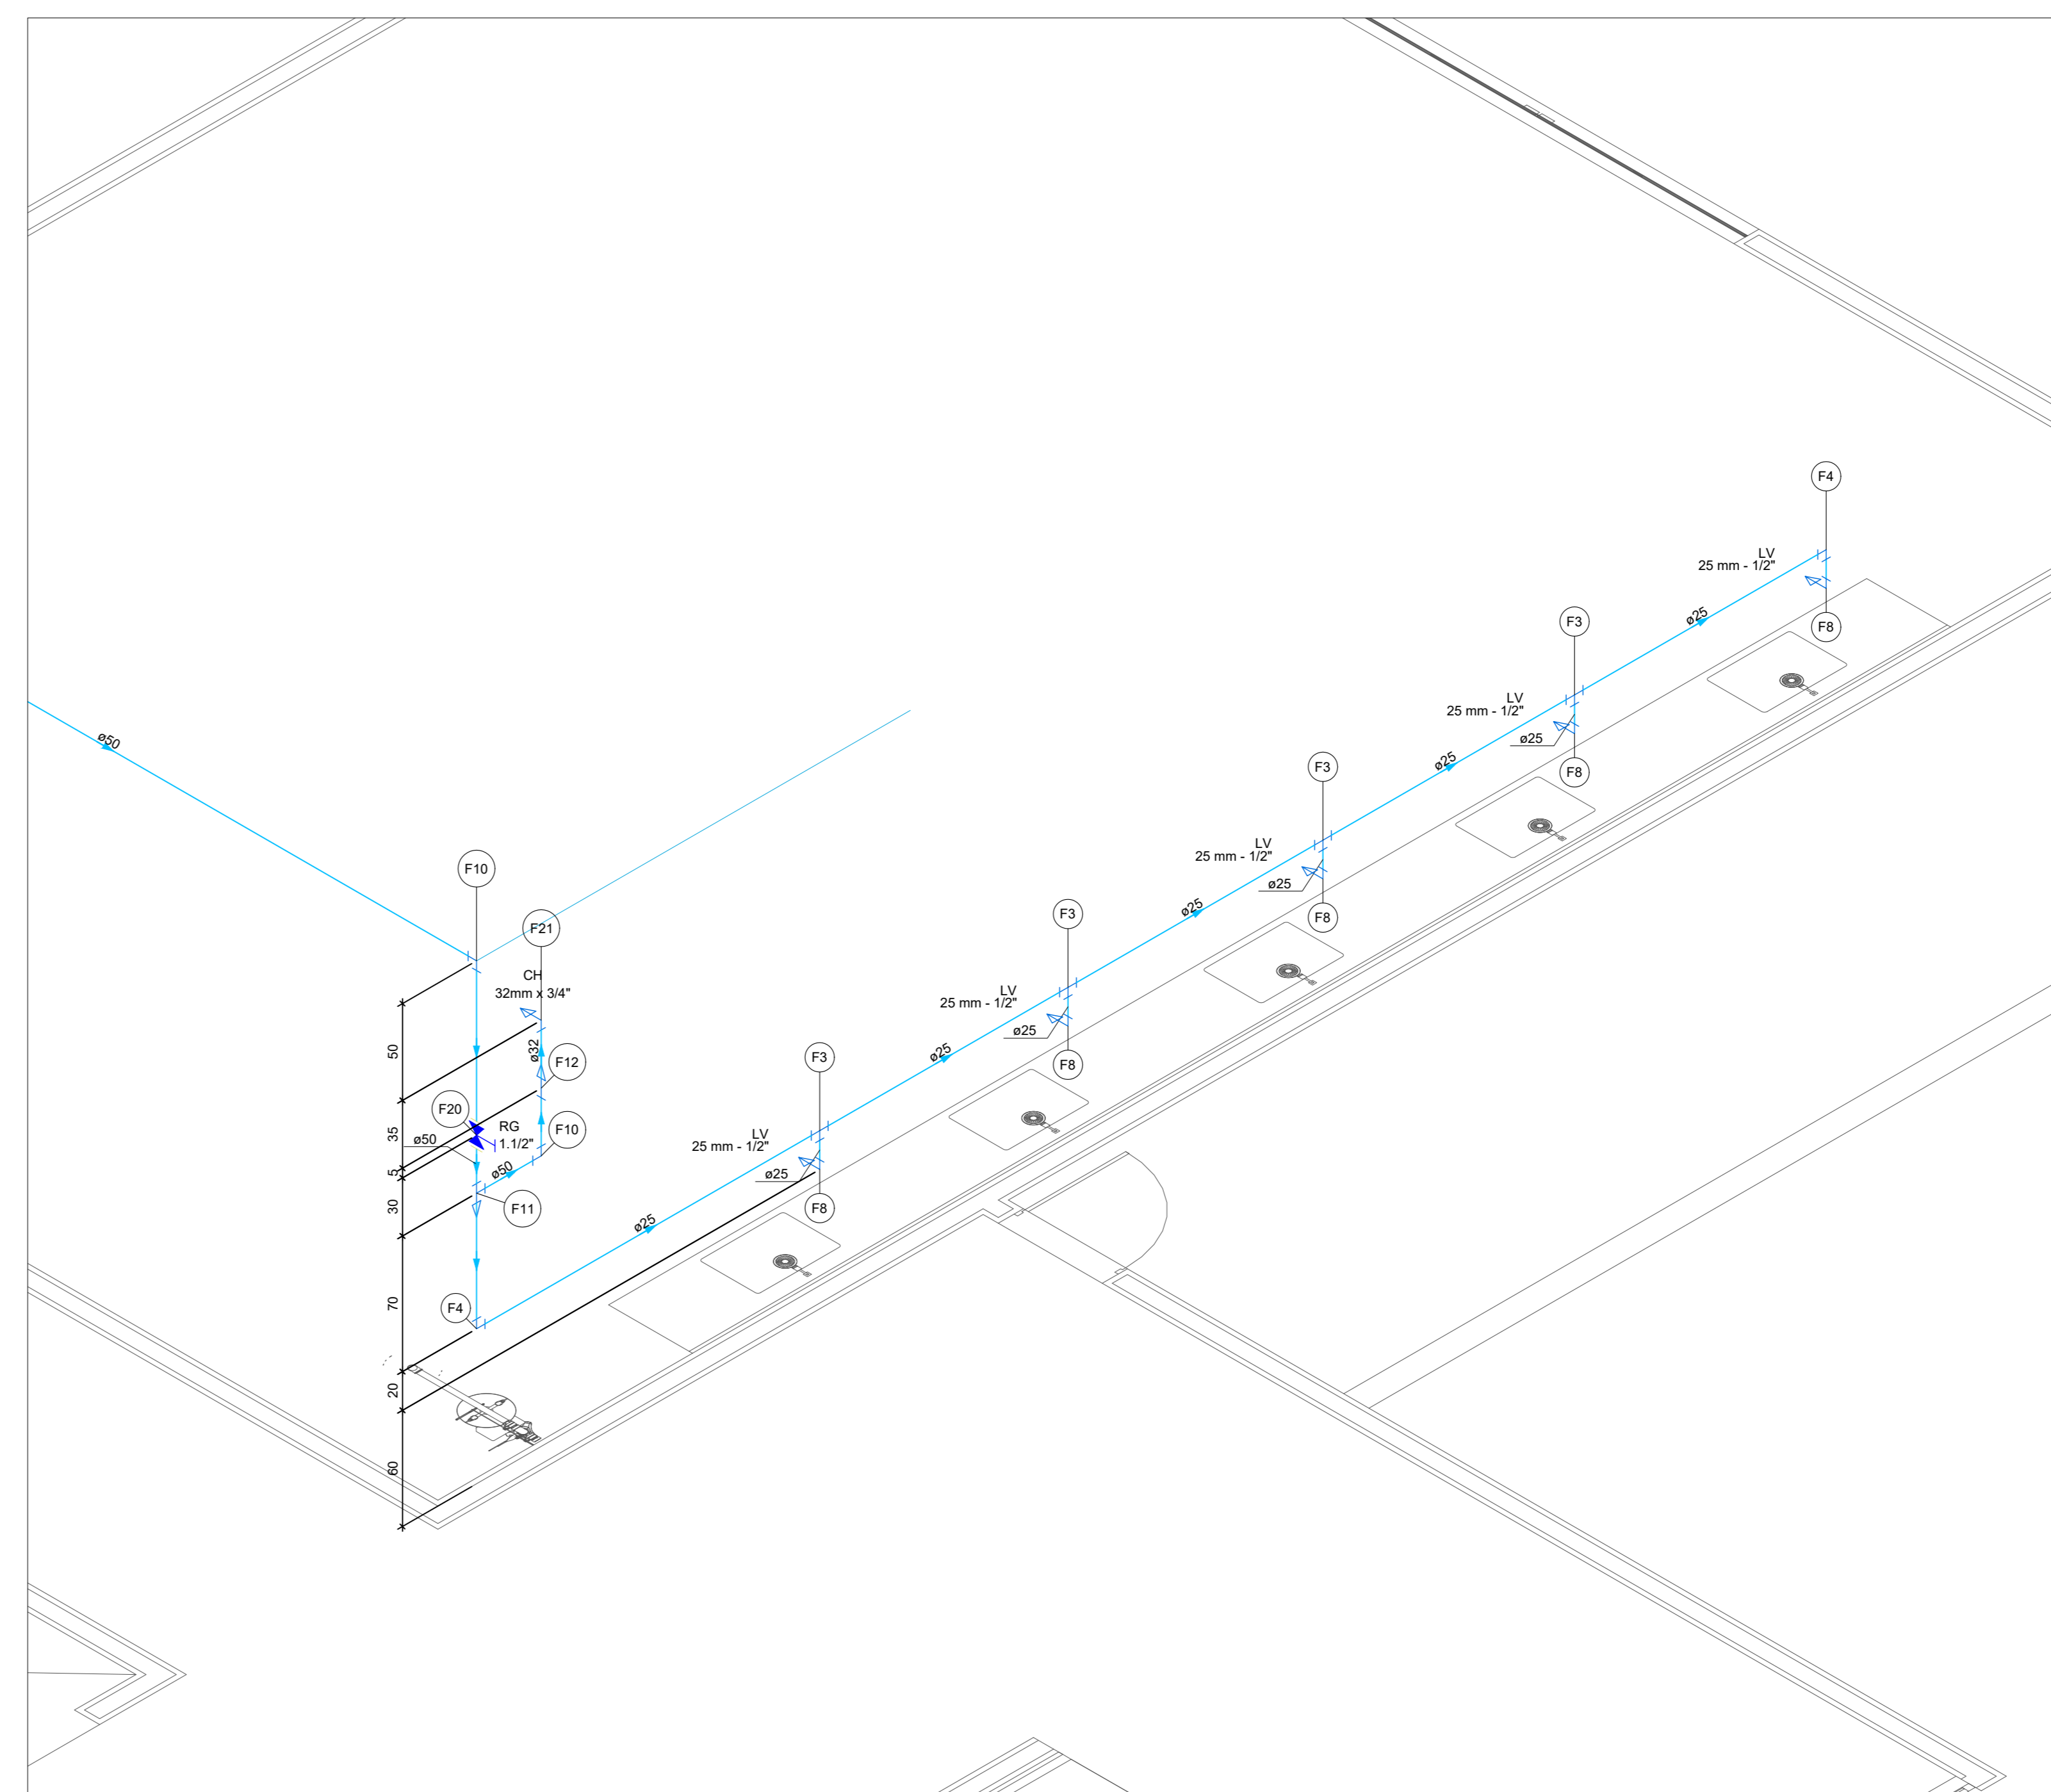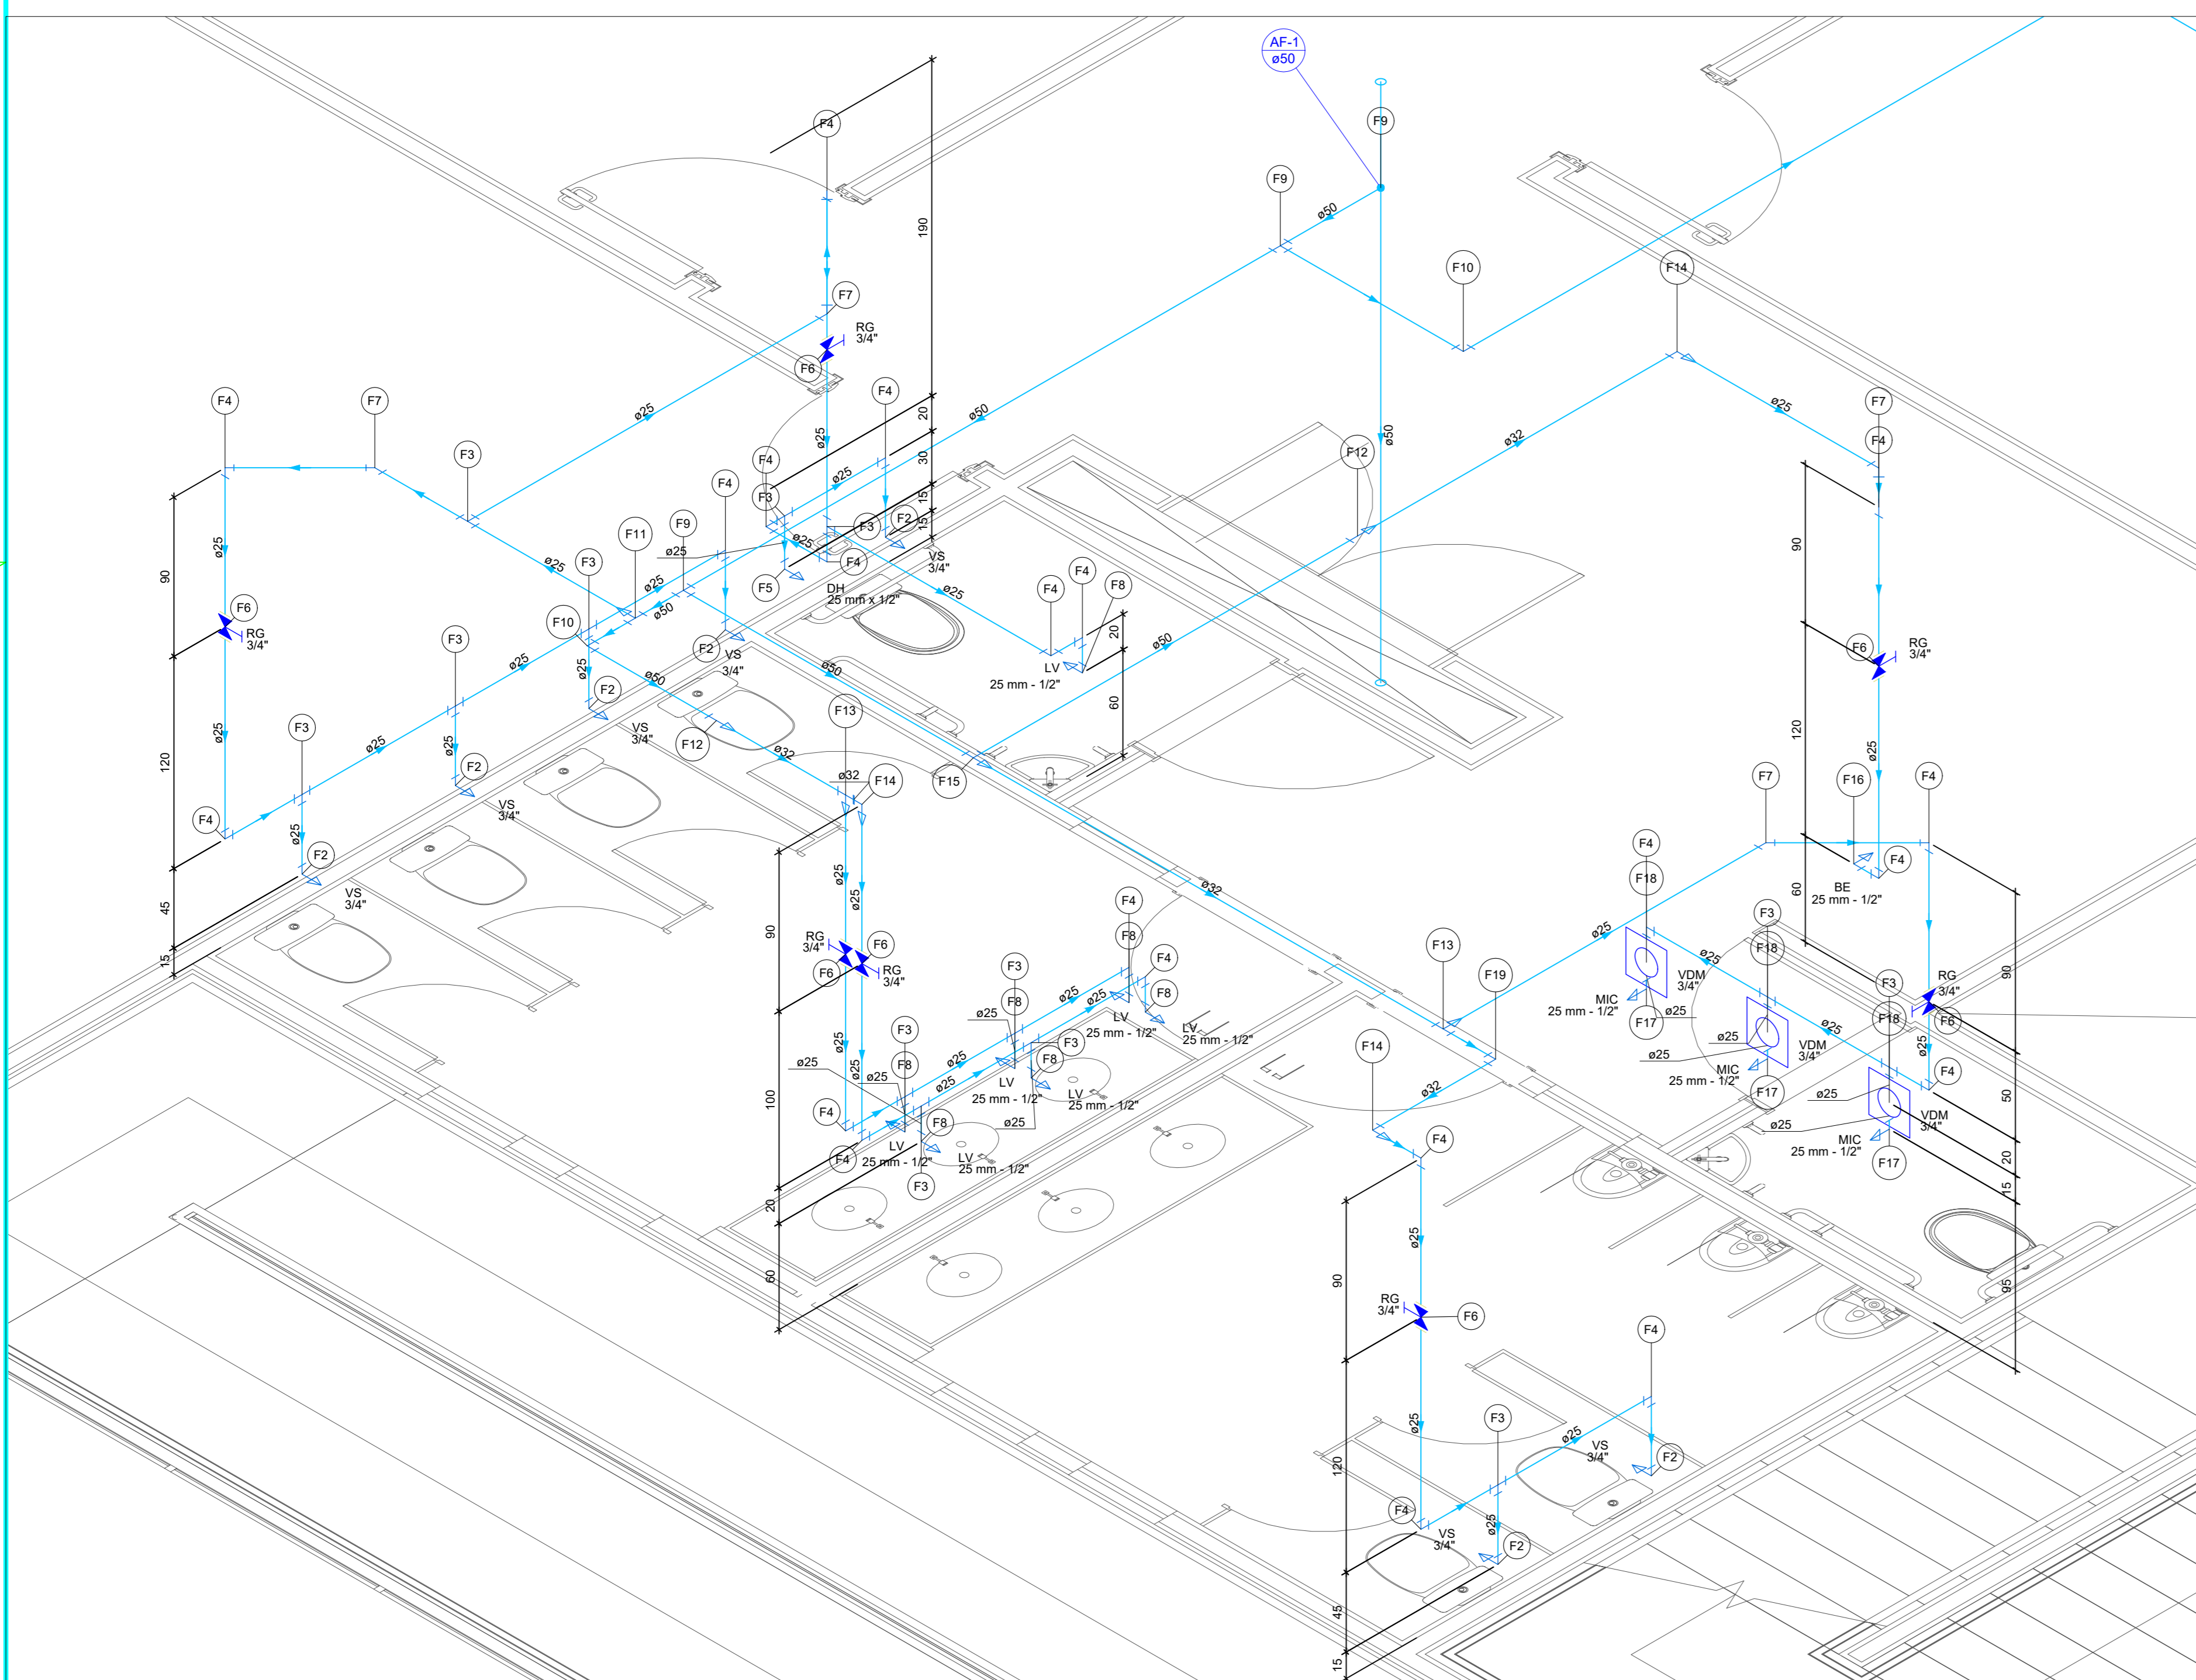

ISOMÉTRICO  
ESCALA: 1/25

Legenda de peças - Pavimento 1		
A1	PVC rígido soldável	100
	União soldável	100
	32 mm - 1/2"	
	Aparelho	
	Vaso Sanitário c/ ca. ecopelada	100
	1/2"	
F2	PVC Acessórios	100
	Engate flexível cobre cromado com canopla	
	1/2 - 30cm	
	PVC soldável azul c/ bucha latão	100
	Joelho de redução 90° soldável com bucha de latão	
	25 mm - 1/2"	
	PVC rígido soldável	100
	T8 90 soldável	
	25 mm	
F3	PVC rígido soldável	100
	Joelho 90° soldável	
	25 mm	
F4	PVC rígido soldável	100
	Joelho 90° soldável	
	25 mm	
	Aparelho	
	Ducha Higiénica	
	25mm x 1/2"	
F5	PVC soldável azul c/ bucha latão	100
	Joelho de redução 90° soldável com bucha de latão	
	25 mm - 1/2"	
	Metas	
	Registro de gaveta c/ canopla cromada	
	3/4"	
F6	PVC rígido soldável	100
	Adapt sold curto c/bucha rosca p registro	
	25 mm - 3/4"	
	200	
	PVC rígido soldável	100
	Joelho 45 soldável	
	25 mm	
F7	PVC rígido soldável	100
	Joelho 45 soldável	
	25 mm	
	Aparelho	
	Torneira de lavatório	
	25 mm - 1/2"	
	PVC Acessórios	100
	Engate flexível plástico	
	1/2 - 30cm	
F8	PVC soldável azul c/ bucha latão	100
	Joelho de redução 90° soldável com bucha de latão	
	25 mm - 1/2"	
	PVC rígido soldável	100
	T8 90 soldável	
	50 mm	
F9	PVC rígido soldável	100
	Joelho 90° soldável	
	50 mm	
F10	PVC rígido soldável	100
	Joelho 90° soldável	
	50 mm	
F11	PVC rígido soldável	100
	T8 de redução 90 soldável	
	50 mm - 25 mm	
	PVC rígido soldável	100
	Bucha de redução sold longa	
	50 mm - 32 mm	
	Lupa soldável	
	50 mm	
F12	PVC rígido soldável	100
	T8 de redução 90 soldável	
	32 mm - 25 mm	
F13	PVC rígido soldável	100
	Joelho de redução 90 soldável	
	32 mm - 25 mm	
F14	PVC rígido soldável	100
	Bucha de redução sold longa	
	50 mm - 32 mm	
	T8 90 soldável	
	50 mm	
F15	PVC rígido soldável	100
	Bucha de redução sold longa	
	50 mm - 32 mm	
	T8 90 soldável	
	50 mm	
	Aparelho	
	Bebedouro	
	25mm x 1/2"	
	PVC Acessórios	100
	Engate flexível plástico	
	1/2 - 30cm	
F16	PVC soldável azul c/ bucha latão	100
	Joelho de redução 90° soldável com bucha de latão	
	25 mm - 1/2"	
	Aparelho	
	Micrônio de Descarga Descontinua	
	1/2"	
	Metas Pressmatic	
	Pressmatic micrônio cromado	
	1/2"	
	PVC soldável azul c/ bucha latão	
	Joelho de redução 90° soldável com bucha de latão	
	25 mm - 1/2"	
	Metas	
F17	Válvula de descarga p/ micrônio	100
	3/4"	
F18	PVC rígido soldável	100
	Joelho 90° soldável	
	32 mm	
F19	PVC rígido soldável	100
	Registro de gaveta c/ canopla cromada	
	1,1/2"	
	PVC rígido soldável	100
	Adapt sold curto c/bucha rosca p registro	
	50 mm - 1,1/2"	
	200	
	Aparelho	
	Chuveiro	
	Lupa sifão e cabeça 32mm x 1"	
	PVC soldável azul c/ bucha latão	100
	Joelho de redução 90° soldável com bucha de latão	
	32 mm - 3/4"	
	100	

OBSERVAÇÃO/ANÁLISE

DATA	REV. N°	DISCRIMINAÇÃO DA REVISÃO

**PROJETO HIDRÁULICO**

AUTOR: **FIEMA** / RESPONSÁVEL TÉCNICO: **COENG**

PREFEITURA: \_\_\_\_\_ CREA: \_\_\_\_\_

CLIENTE: **SESI IMPERATRIZ** / FRENTE: **02/05**

PROJ: **PROJETO HIDROSSANITÁRIO**

LOCAL: \_\_\_\_\_

ASSUNTO: **-PROJETO HIDRÁULICO- PLANTA E ISOMÉTRICO PAV 1**

REVISÃO 00


TIPO: **PROJETO HIDROSSANITÁRIO**

FORMATO	Esc.	DATA	FASE
AO	VIDE DESENHO	SET/2025	1   1EP   1PB   1X   1PE



DESENHO: \_\_\_\_\_ / COENG

RESPONSÁVEL TÉCNICO: **JAYRO COSTA DUARTE** / CREA: 111570438

**SESI**

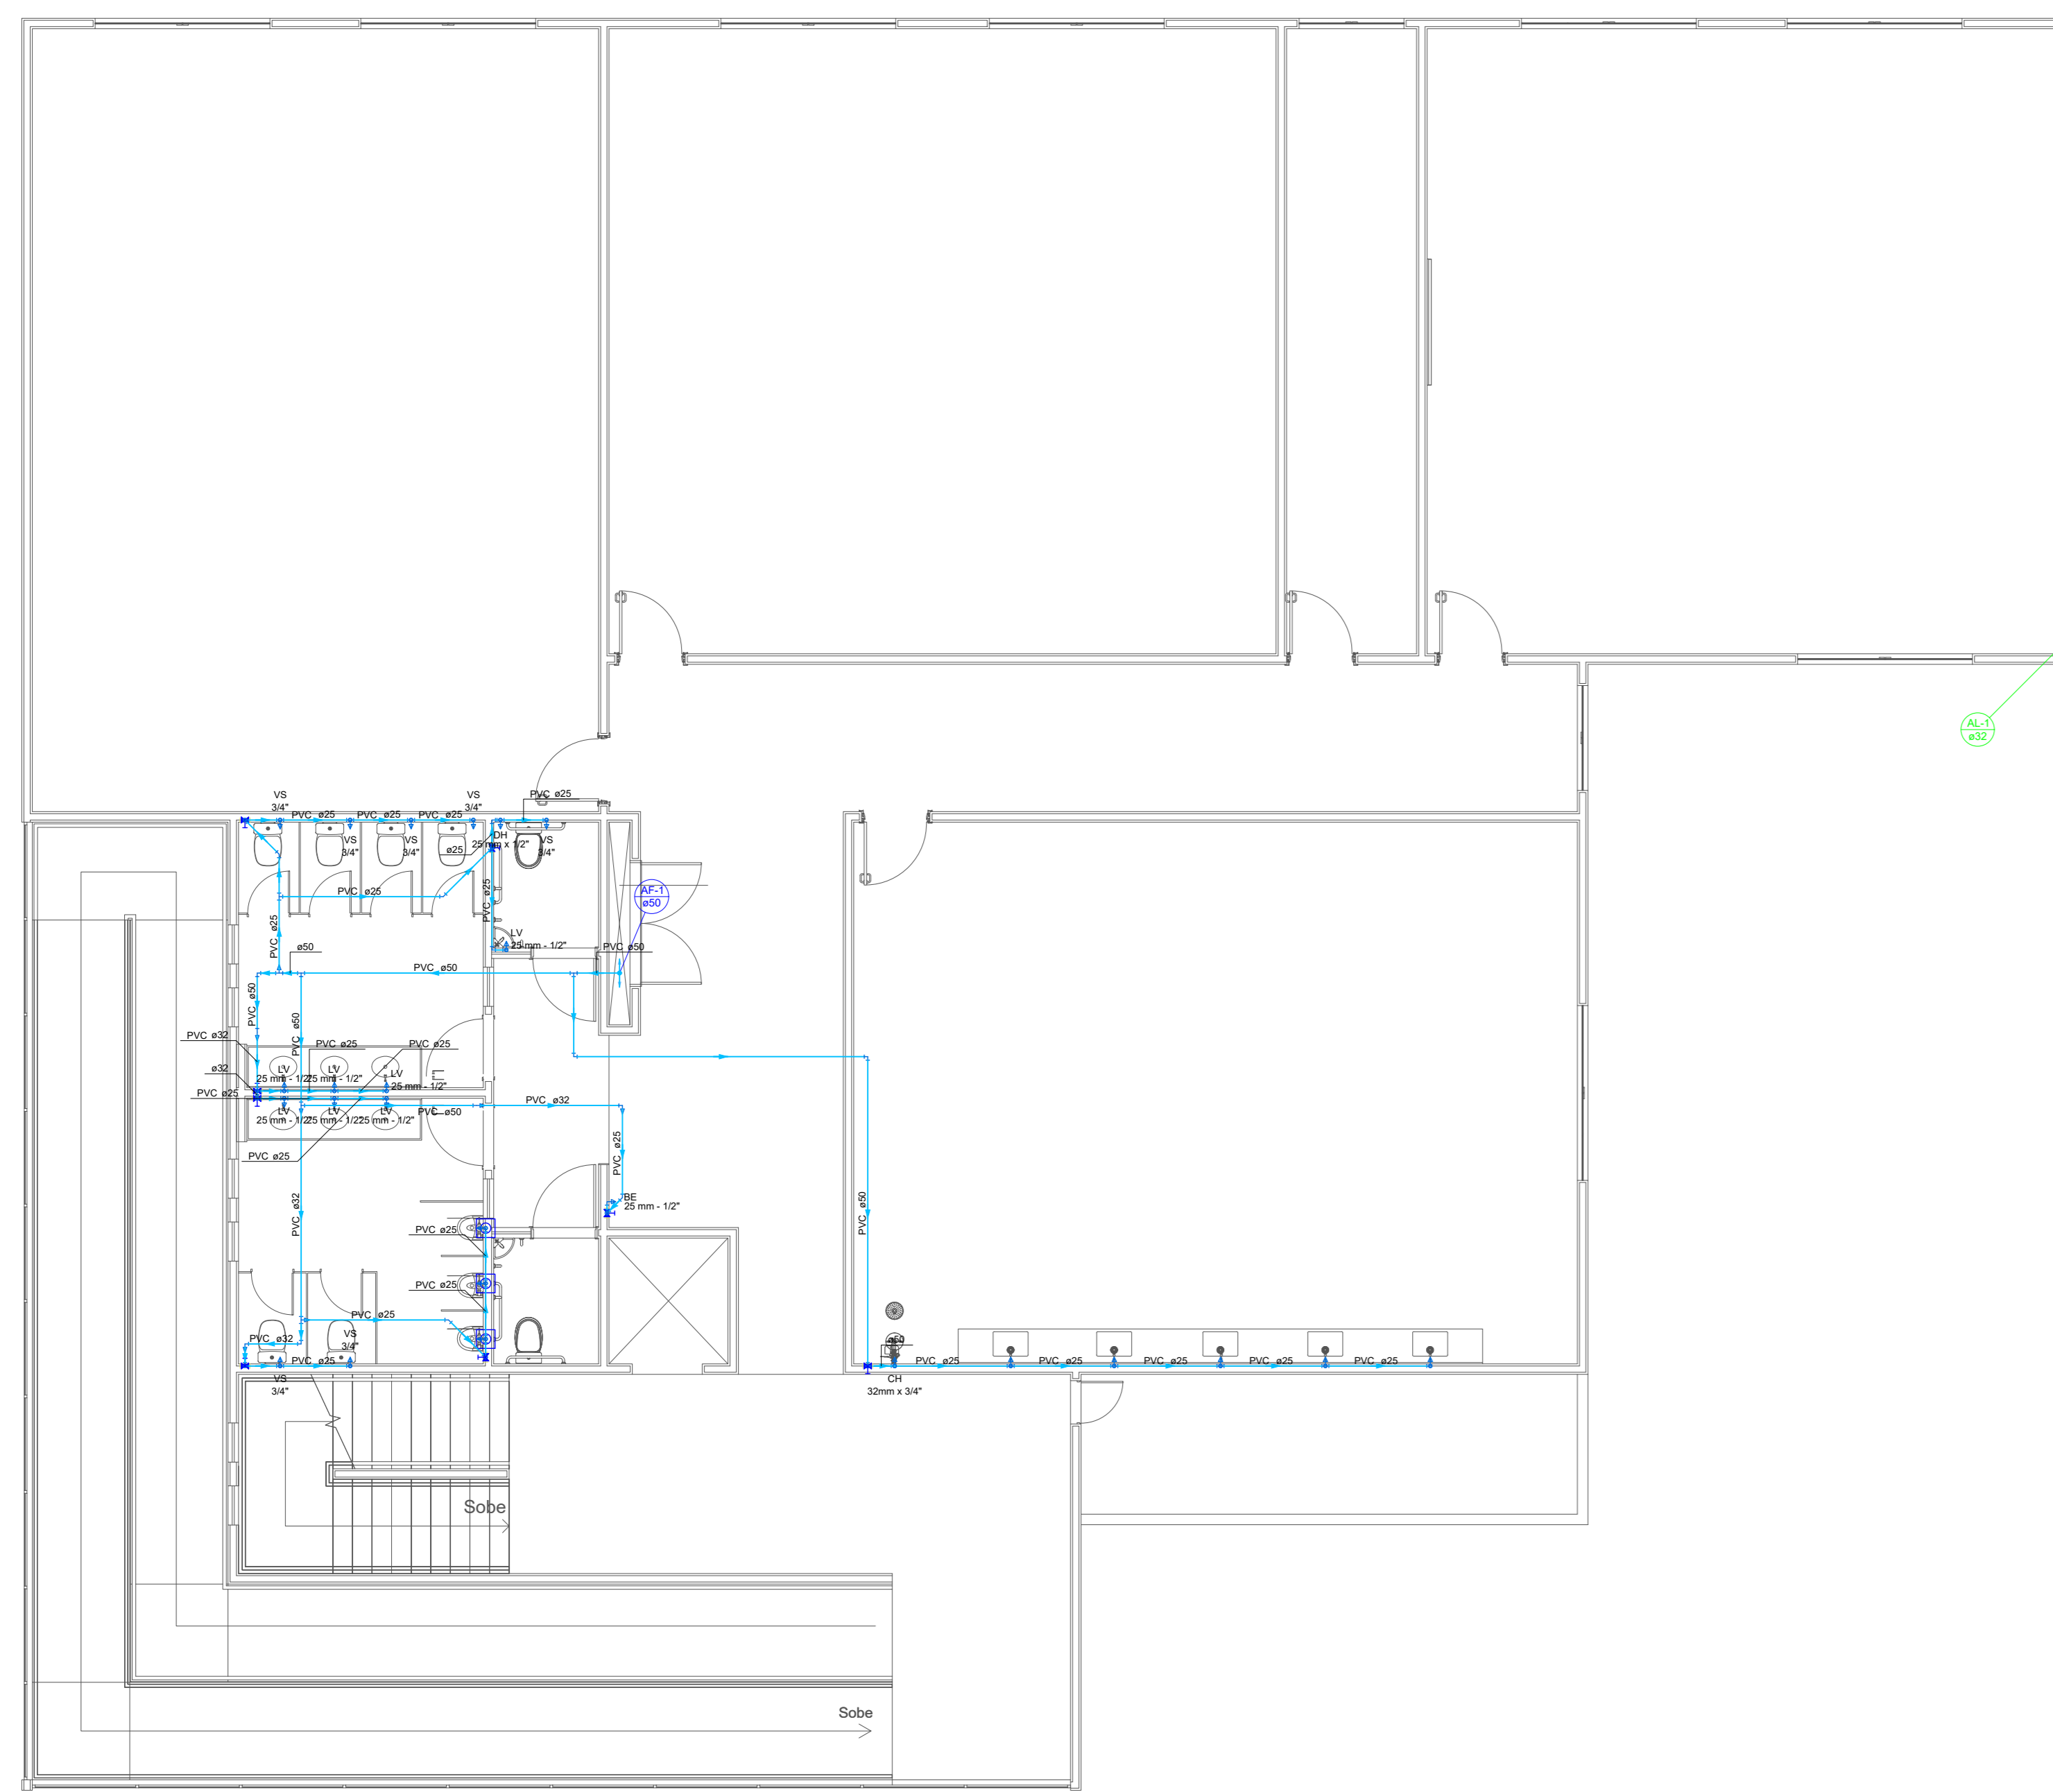

PLANTA BAIXA PAV 2  
ESCALA: 1/75

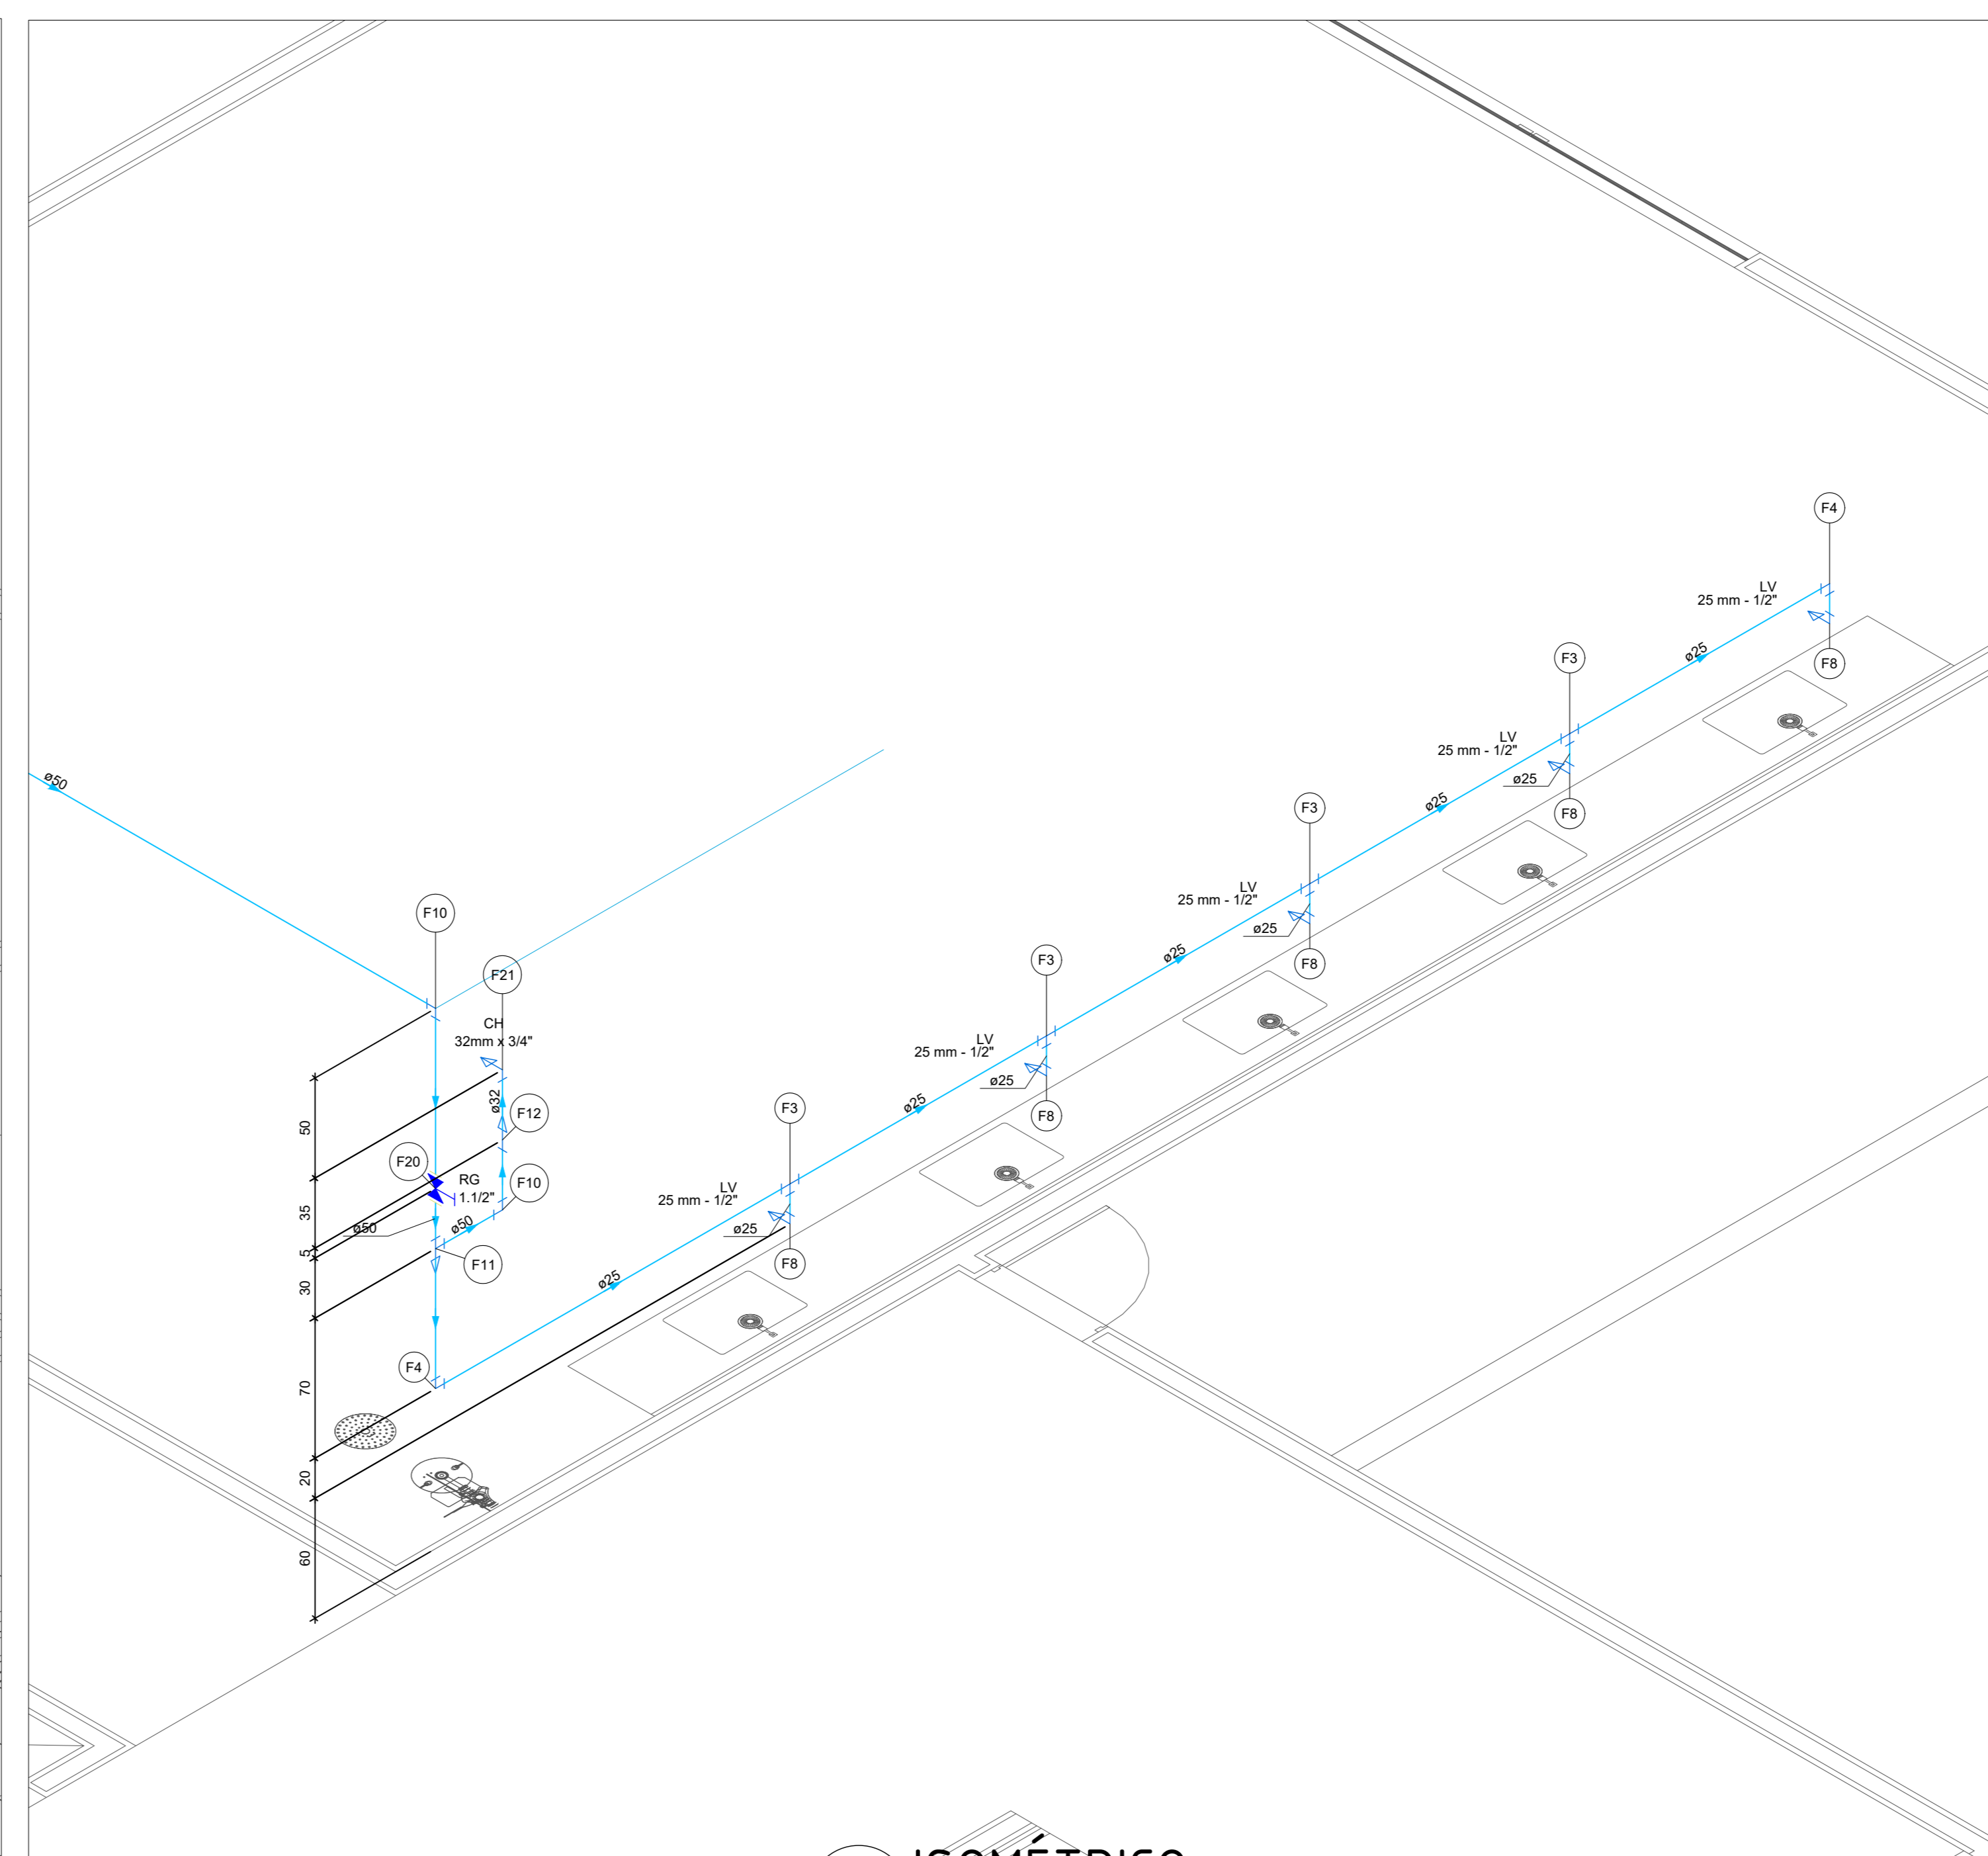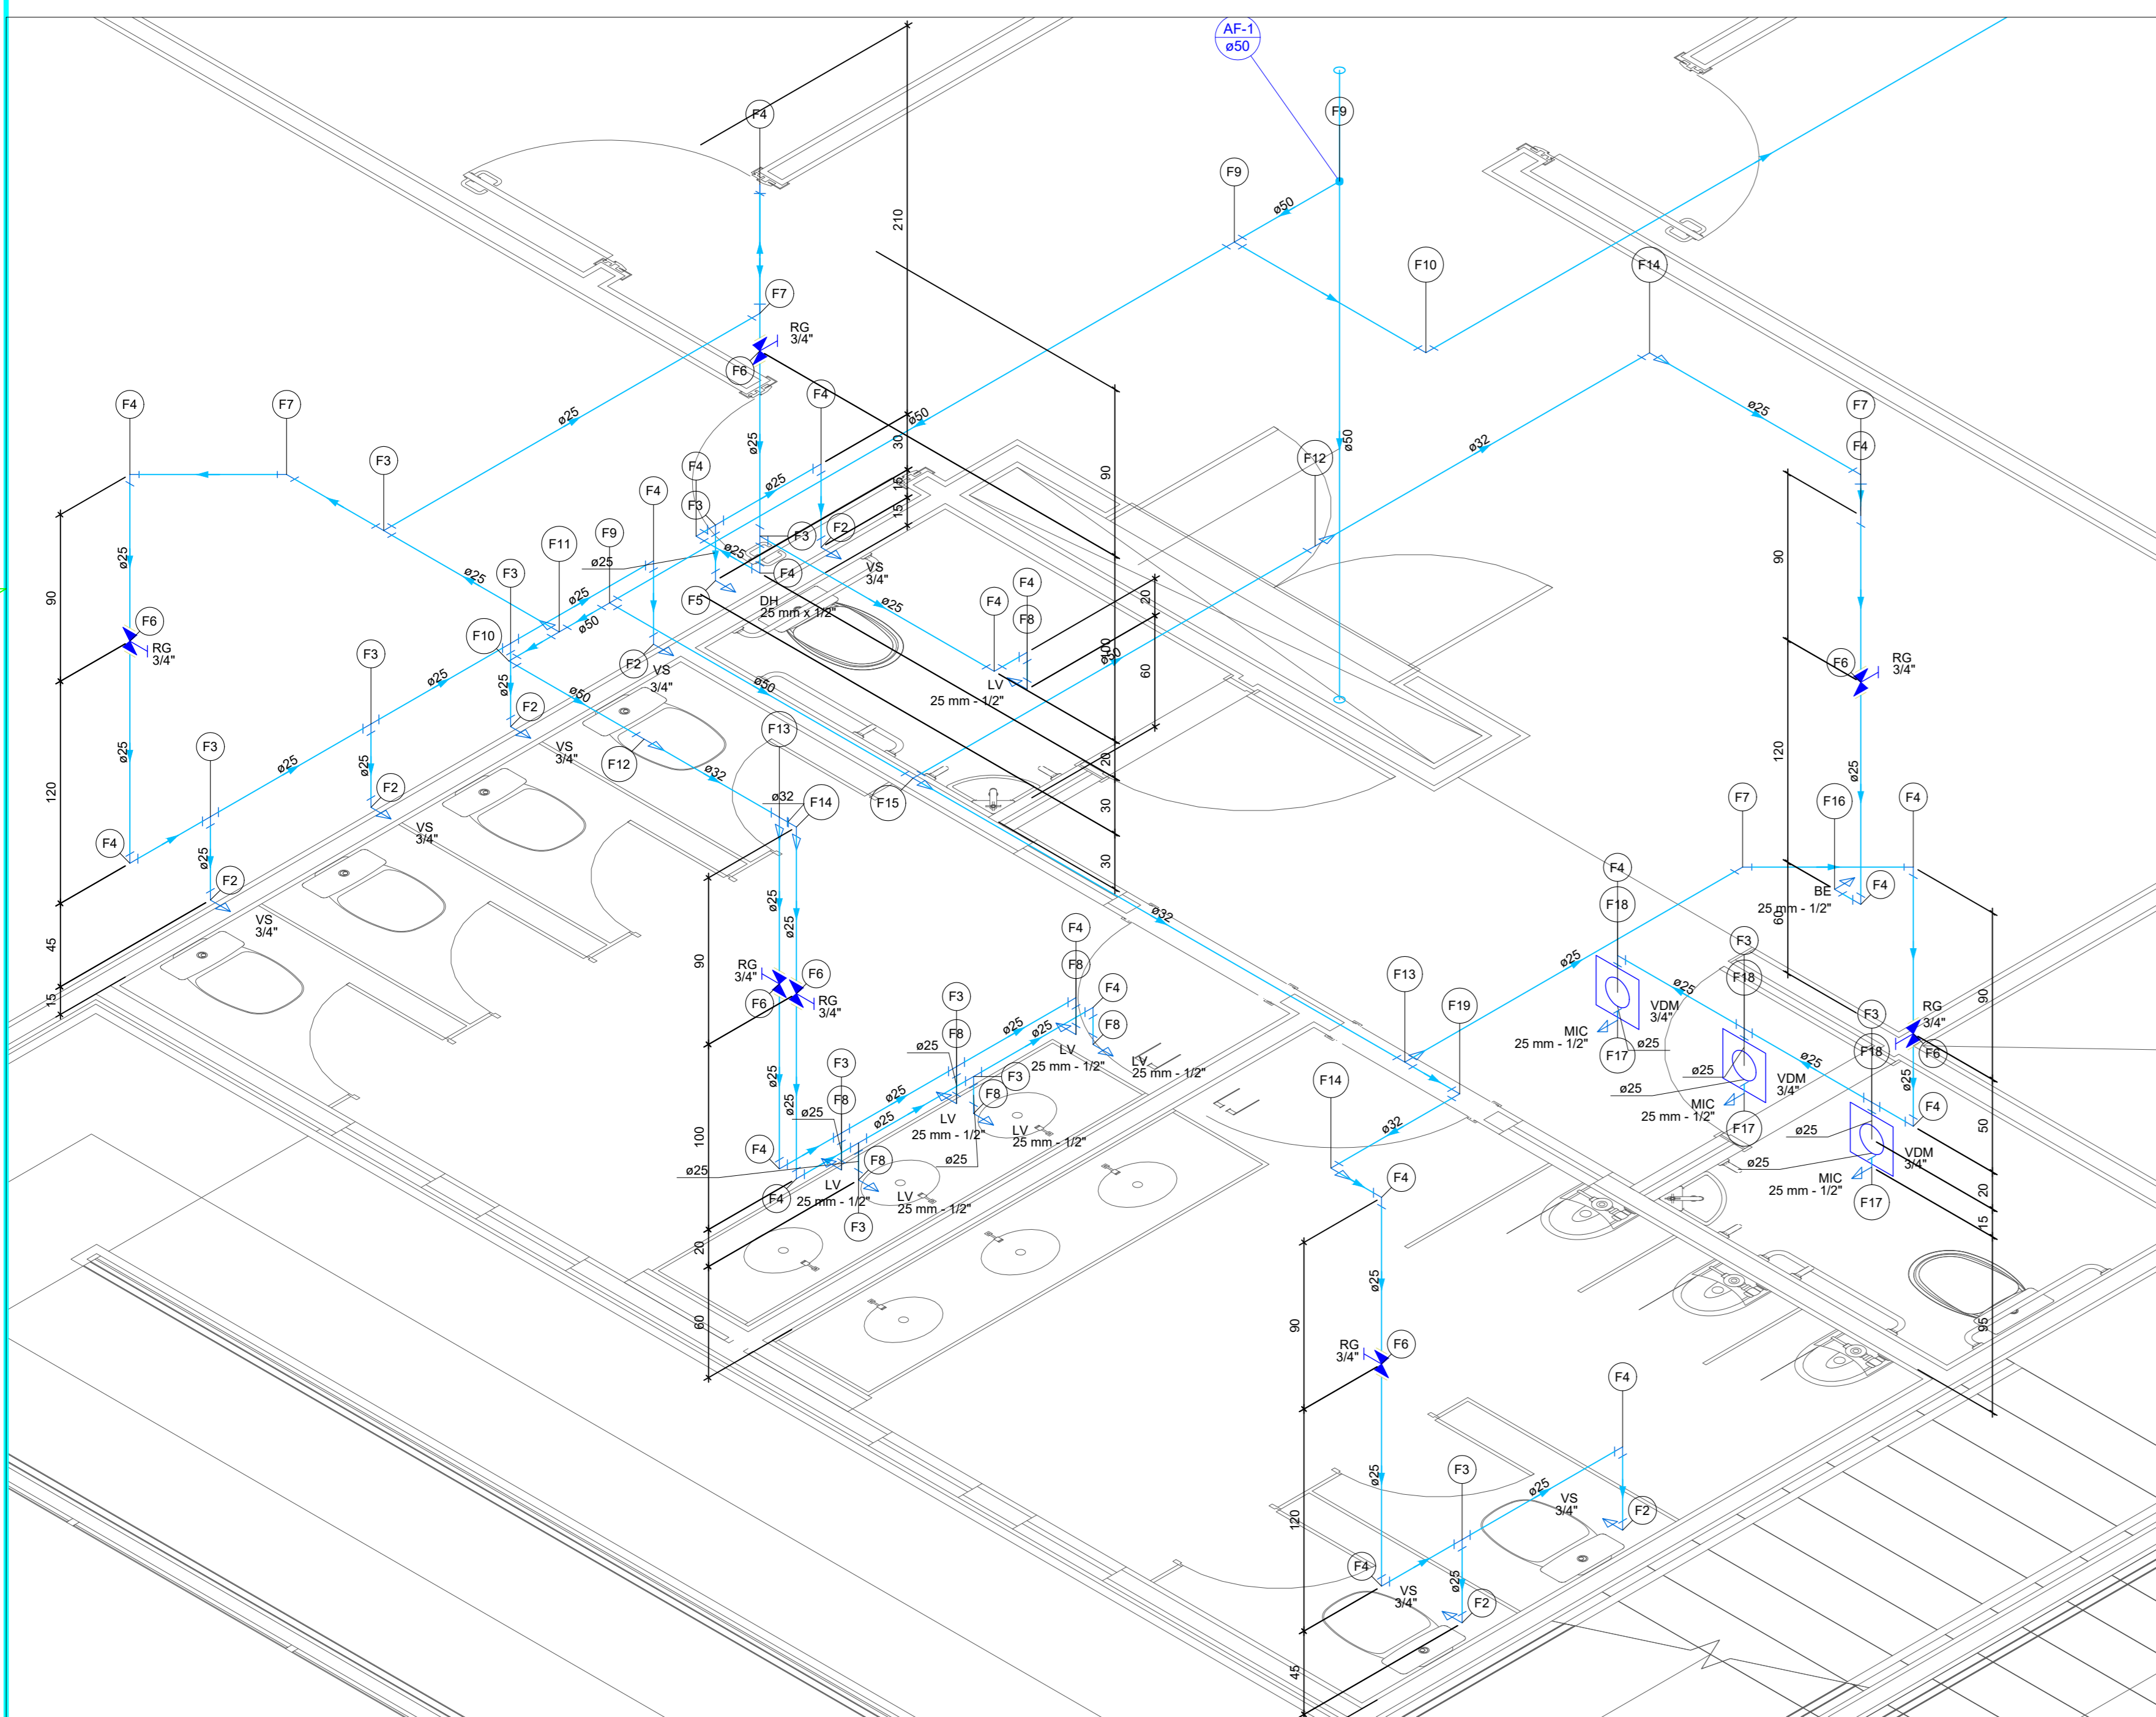

ISOMÉTRICO  
ESCALA: 1/25

Legenda de peças - Pavimento 2	
A1	PVC rígido soldável
	União soldável
	32 mm
	1pc
Aparelho	
	Vaso Sanitário c/ cx. acoplada
	1/2"
	1pc
F2	PVC Acessórios
	Engate flexível cobre cromado com canopla
	1/2 - 30cm
	1pc
	PVC soldável azul c/ bucha latão
	Joelho de redução 90° soldável com bucha de latão
	25 mm - 1/2"
	1pc
F3	PVC rígido soldável
	Tê 90 soldável
	25 mm
	1pc
F4	PVC rígido soldável
	Joelho 90° soldável
	25 mm
	1pc
Aparelho	
	Ducha higiênica
	25mm x 1/2"
	1pc
F5	PVC soldável azul c/ bucha latão
	Joelho de redução 90° soldável com bucha de latão
	25 mm - 1/2"
	1pc
Metais	
	Registro de gaveta c/ canopla cromada
	3/4"
	1pc
F6	PVC rígido soldável
	Adapt sold curto c/bucha-rosca p registro
	25 mm - 3/4"
	2pc
F7	PVC rígido soldável
	Joelho 45 soldável
	25 mm
	1pc
Aparelho	
	Torneira de lavatório
	25 mm x 1/2"
	1pc
F8	PVC Acessórios
	Engate flexível plástico
	1/2 - 30cm
	1pc
	PVC soldável azul c/ bucha latão
	Joelho de redução 90° soldável com bucha de latão
	25 mm - 1/2"
	1pc
F9	PVC rígido soldável
	Tê 90 soldável
	50 mm
	1pc
F10	PVC rígido soldável
	Joelho 90° soldável
	50 mm
	1pc
F11	PVC rígido soldável
	Tê de redução 90° soldável
	50 mm - 25 mm
	1pc
F12	PVC rígido soldável
	Bucha de redução sold. longa
	50 mm - 32 mm
	Lava soldável
	50 mm
	1pc
F13	PVC rígido soldável
	Tê de redução 90° soldável
	32 mm - 25 mm
	1pc
F14	PVC rígido soldável
	Joelho de redução 90° soldável
	32 mm - 25 mm
	1pc
F15	PVC rígido soldável
	Bucha de redução sold. longa
	50 mm - 32 mm
	Tê 90 soldável
	50 mm
	1pc
Aparelho	
	Bebedouro
	25mm x 1/2"
	1pc
F16	PVC Acessórios
	Engate flexível plástico
	1/2 - 30cm
	1pc
	PVC soldável azul c/ bucha latão
	Joelho de redução 90° soldável com bucha de latão
	25 mm - 1/2"
	1pc
Aparelho	
	Mictório de Descarga Descontínua
	1/2"
	1pc
F17	Metais
	Pressmático mictório cromado
	1/2"
	1pc
	PVC soldável azul c/ bucha latão
	Joelho de redução 90° soldável com bucha de latão
	25 mm - 1/2"
	1pc
F18	Metais
	Válvula de descarga p/ mictório
	3/4"
	1pc
F19	PVC rígido soldável
	Joelho 90° soldável
	32 mm
	1pc
Metais	
	Registro de gaveta c/ canopla cromada
	1.1/2"
	1pc
F20	PVC rígido soldável
	Adapt sold curto c/bucha-rosca p registro
	50 mm - 1.1/2"
	2pc
Aparelho	
	Chuveiro
	Lava olho e cabeça 32mm x 1"
	1pc
F21	PVC soldável azul c/ bucha latão
	Joelho de redução 90° soldável com bucha de latão
	32 mm - 3/4"
	1pc

Legenda - Pavimento 2	
	Registro de gaveta c/canopla cromada c/PVC soldável
	Válvula de descarga p/ mictório

Legenda das indicações - Pavimento 2	
YDM	Válvula de descarga para mictório - 3/4"
BE	Bebedouro com jato de 90° - 25 mm - 1/2"
CH	Chuveiro de segurança - 32mm x 3/4"
DH	Ducha Higiênica com Joelho de 90° - 25 mm x 1/2"
LV	Lavatório com jato de 90° - 25 mm - 1/2"
MC	Mictório c/afixo, c/válvula de descarga, com jato de 90° - 25 mm - 1/2"
RG	Registro de gaveta c/canopla cromada c/PVC soldável - 1.1/2"
RG	Registro de gaveta c/canopla cromada c/PVC soldável - 3/4"
VS	Vaso sanitário com caixa acoplada - 3/4"

Legenda de condutos - Pavimento 2	
	Água fria
	Alimentação

OBSERVAÇÕES/ANÁLISE

DATA	REV. N°	DISCRIMINAÇÃO DA REVISÃO

**PROJETO HIDRÁULICO**

**SESI IMPERATRIZ**

AUTOR: **FIEMA** / RESPONSÁVEL TÉCNICO: **COENG**

PREFETURA: / CREA: /

CLIENTE: **SESI IMPERATRIZ** / PROPOSTA: **03/05**

PROJ: **PROJETO HIDROSSANITÁRIO**

LOCAL: /

ASSUNTO: **PROJETO HIDRÁULICO - PLANTA E ISOMÉTRICO PAV 2**

REVISÃO: **00**

TIPO: **PROJETO HIDROSSANITÁRIO**

FORMATO: / DATA: / FASE: /

AD: / VIDE DESENHO: / SET/2025: /

ÁREA: /

RESPONSÁVEL TÉCNICO: **JAYRO COSTA DUARTE** / CREA: 111570438

**SESI**



